



SEZIONE A-A
Scala 1:100

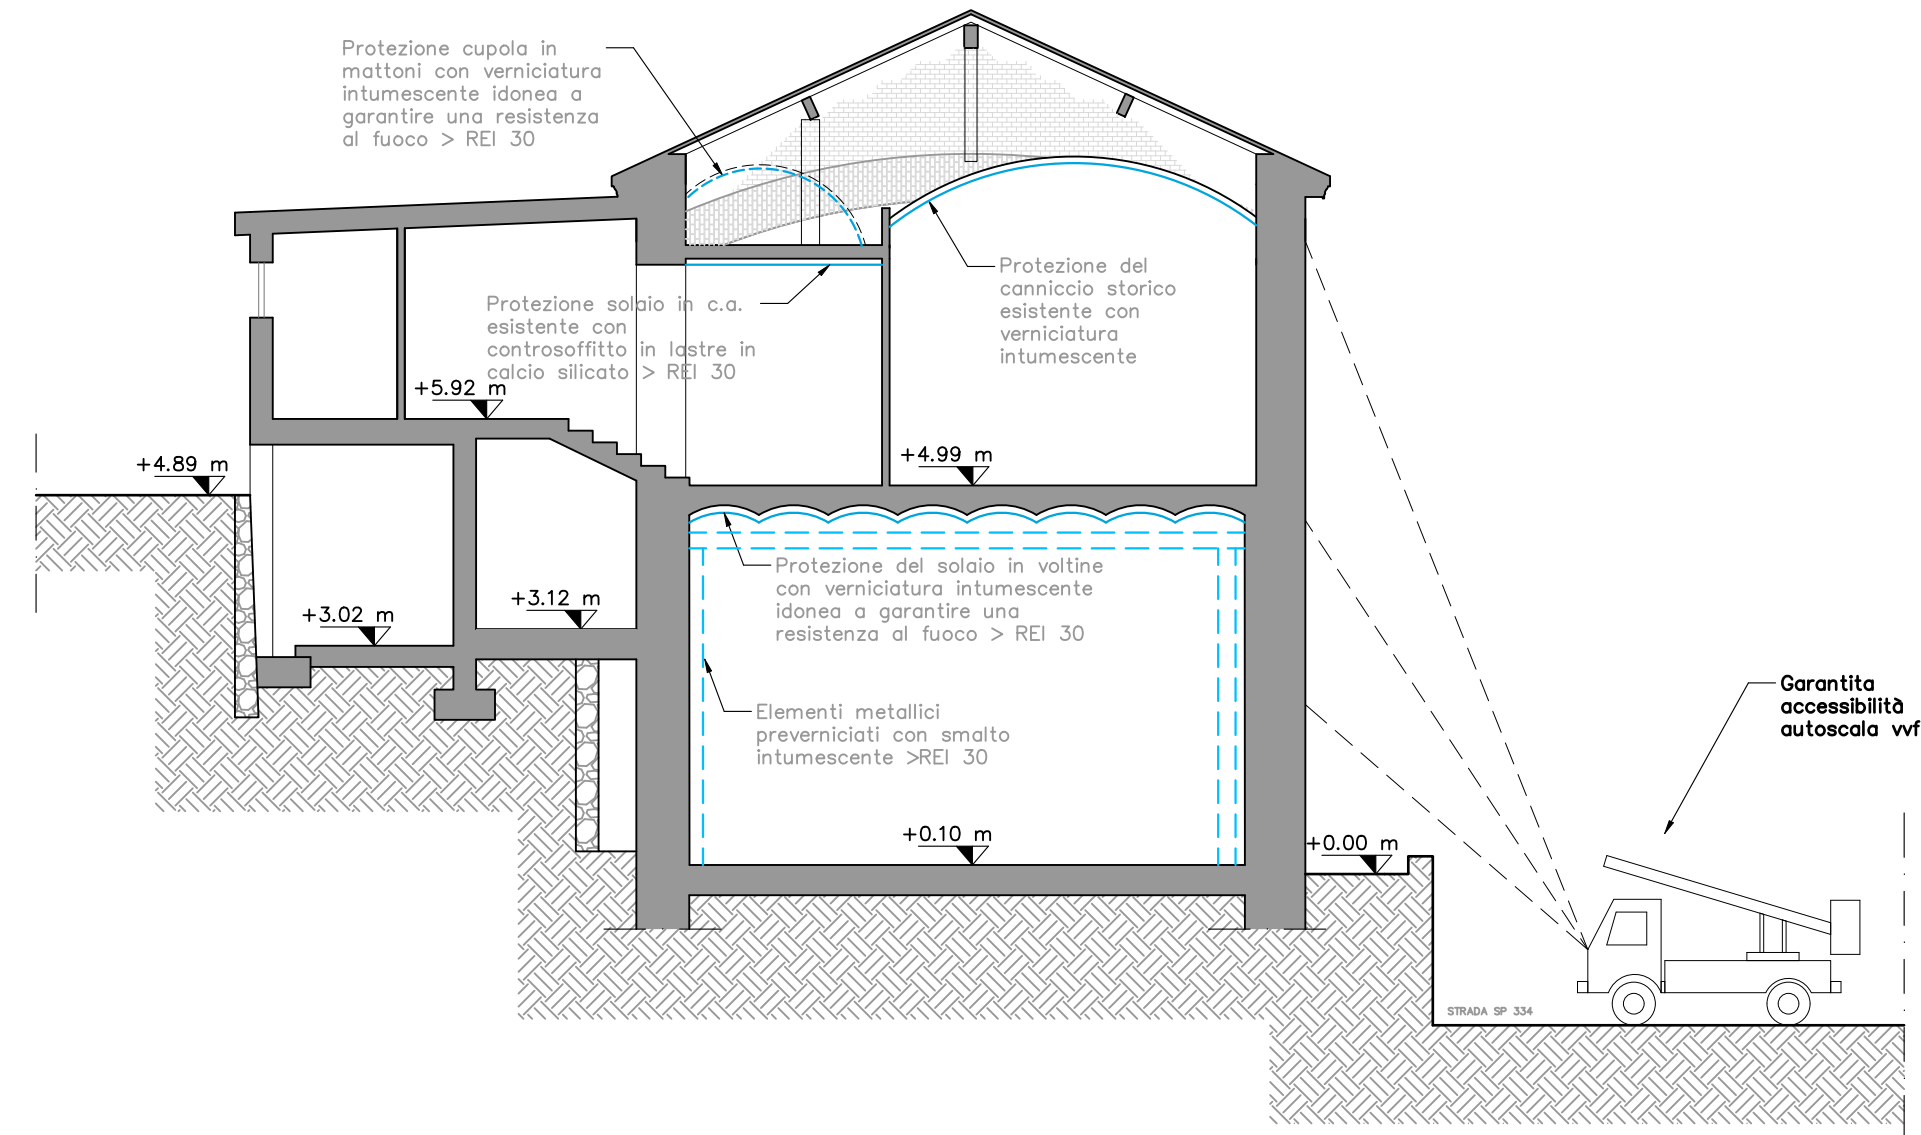

PIANTA PIANO PRIMO – sezione +6.20 m
Scala 1:50

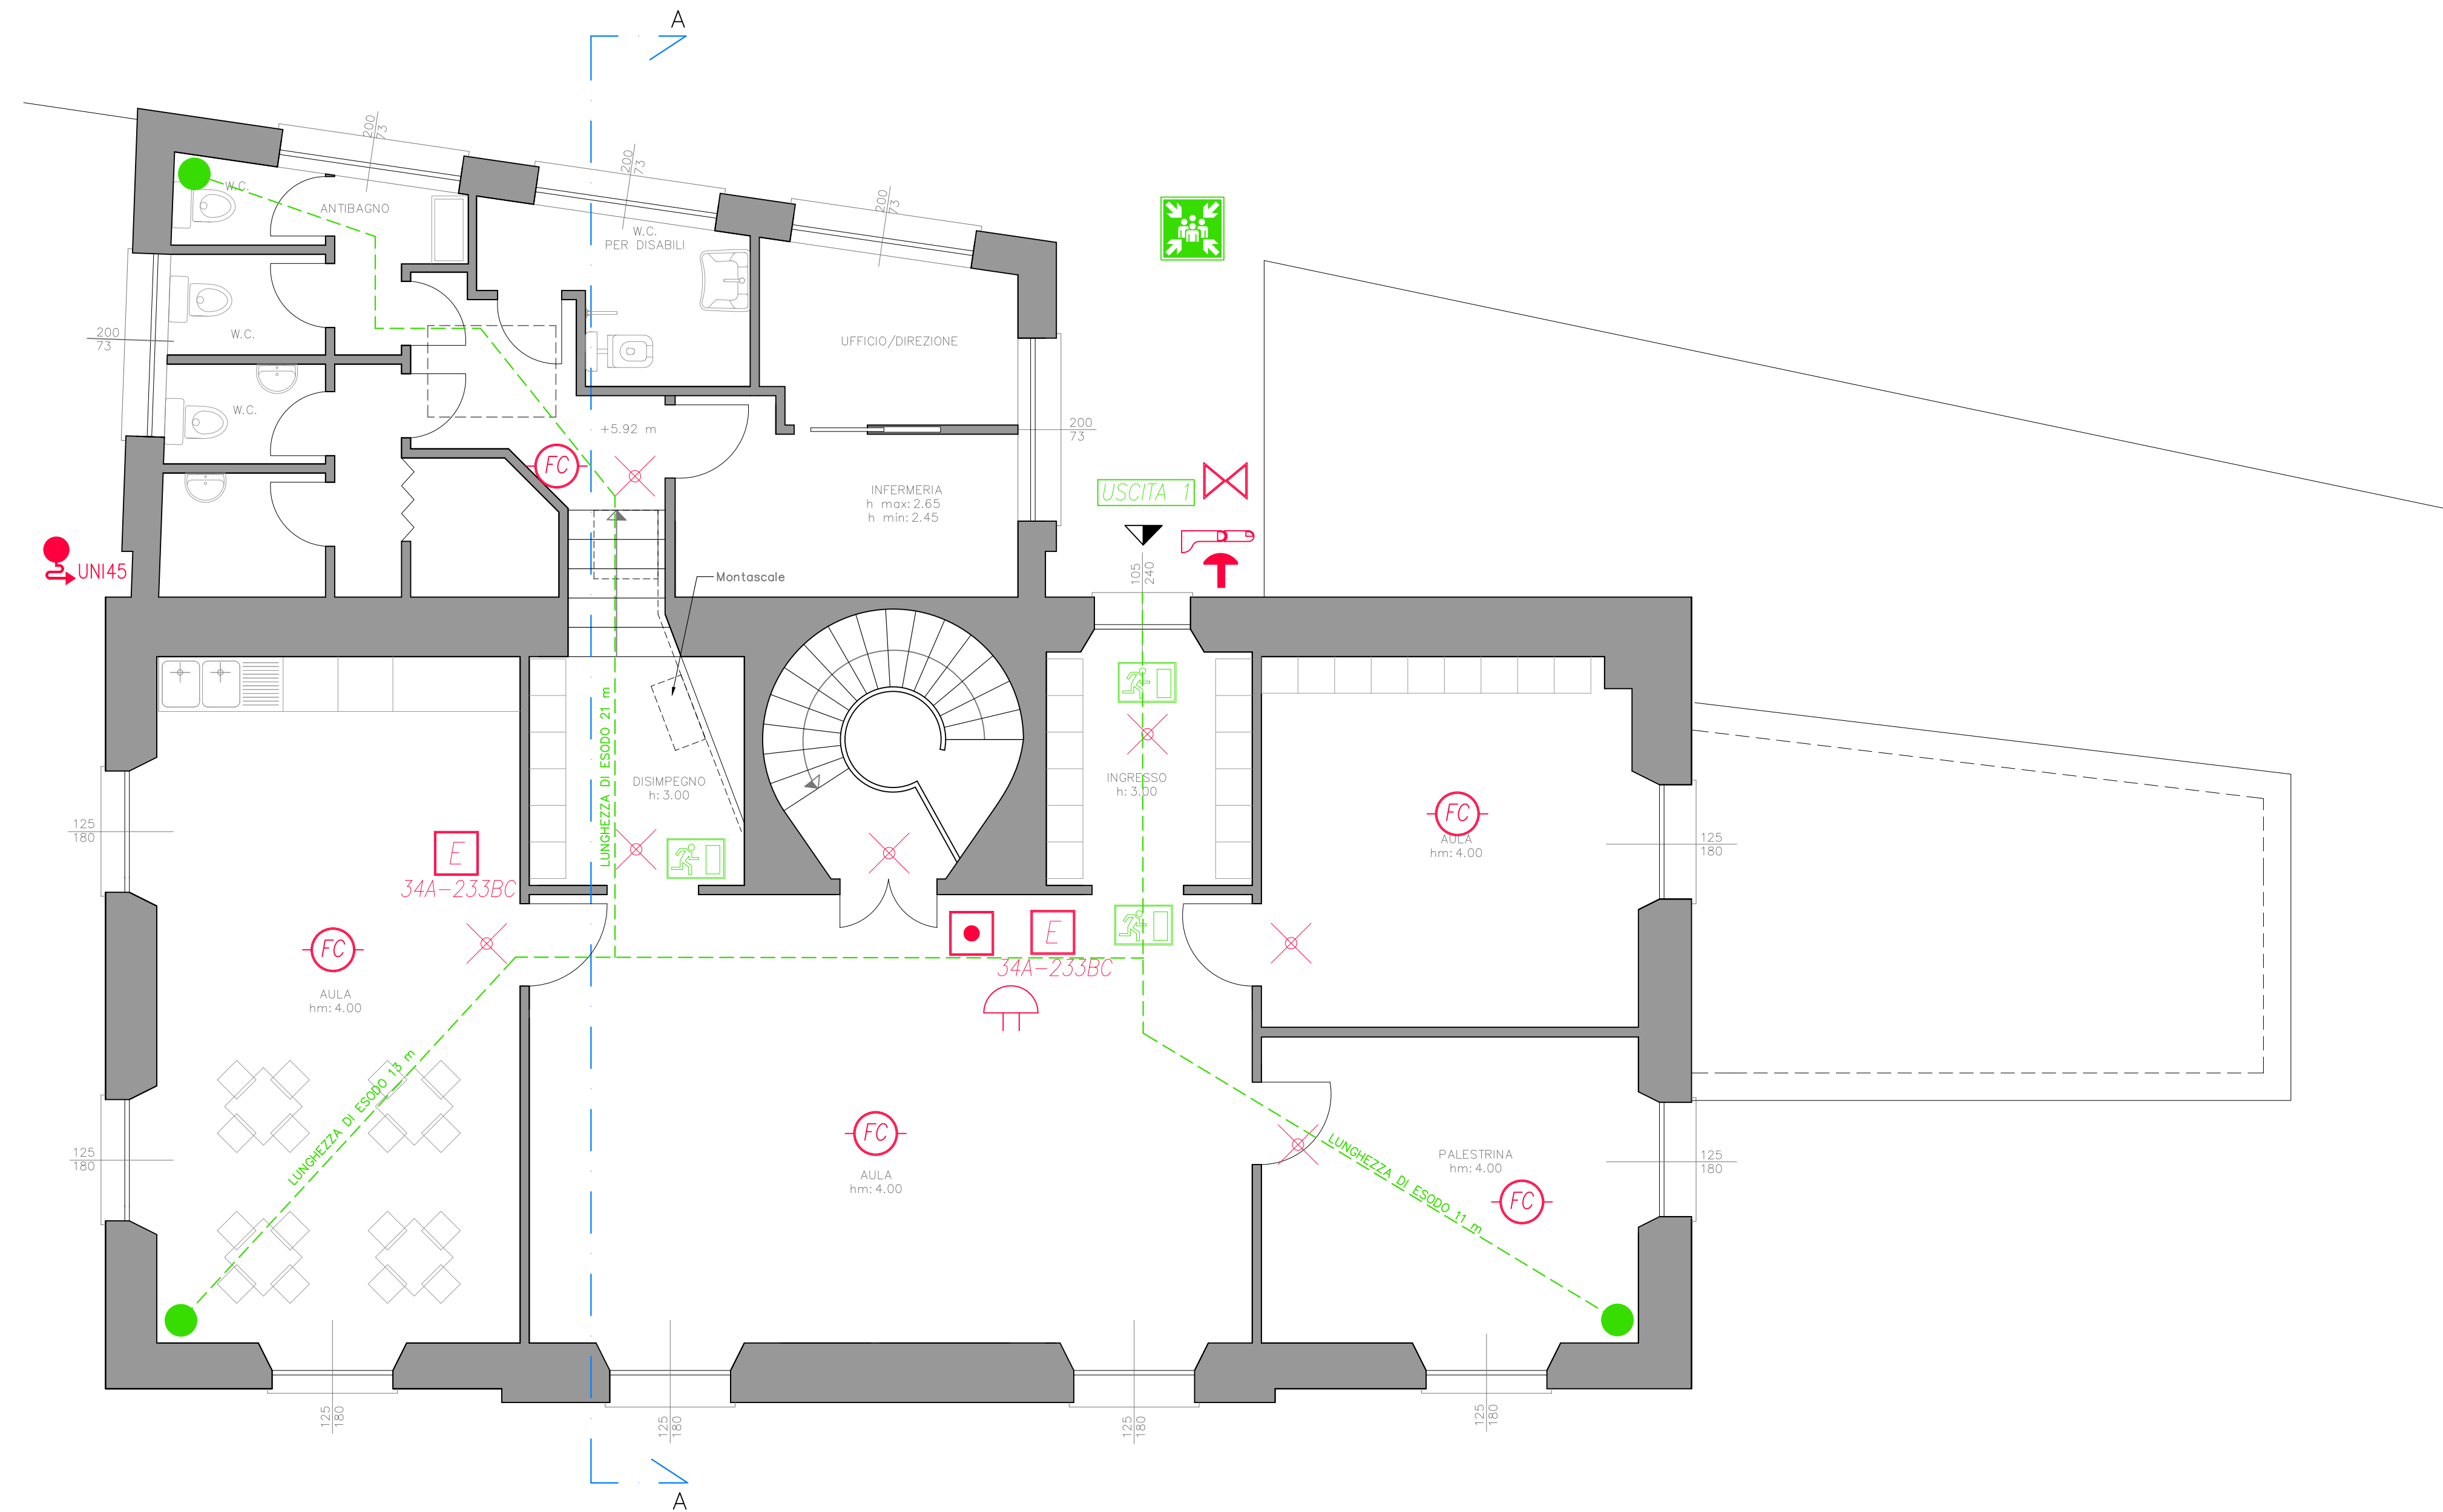


LEGENDA

Nuove dotazioni antincendio:

- | | |
|---|---|
|  | Valvola di intercettazione gas con riarmo manuale |
|  | Dispositivo di rilevazione fumo e calore |
|  | Dispositivo di allarme ottico e acustico |
|  | Pulsante manuale di allarme antincendio |
|  | Pulsante manuale di sgancio |
|  | Estintore portatile 34A-233BC |
|  | Cartello uscita di emergenza |
|  | Luce di esodo |
|  | Uscite di sicurezza |
|  | Punto di raccolta |
|  | Idrante esterno |

INQUADRAMENTO

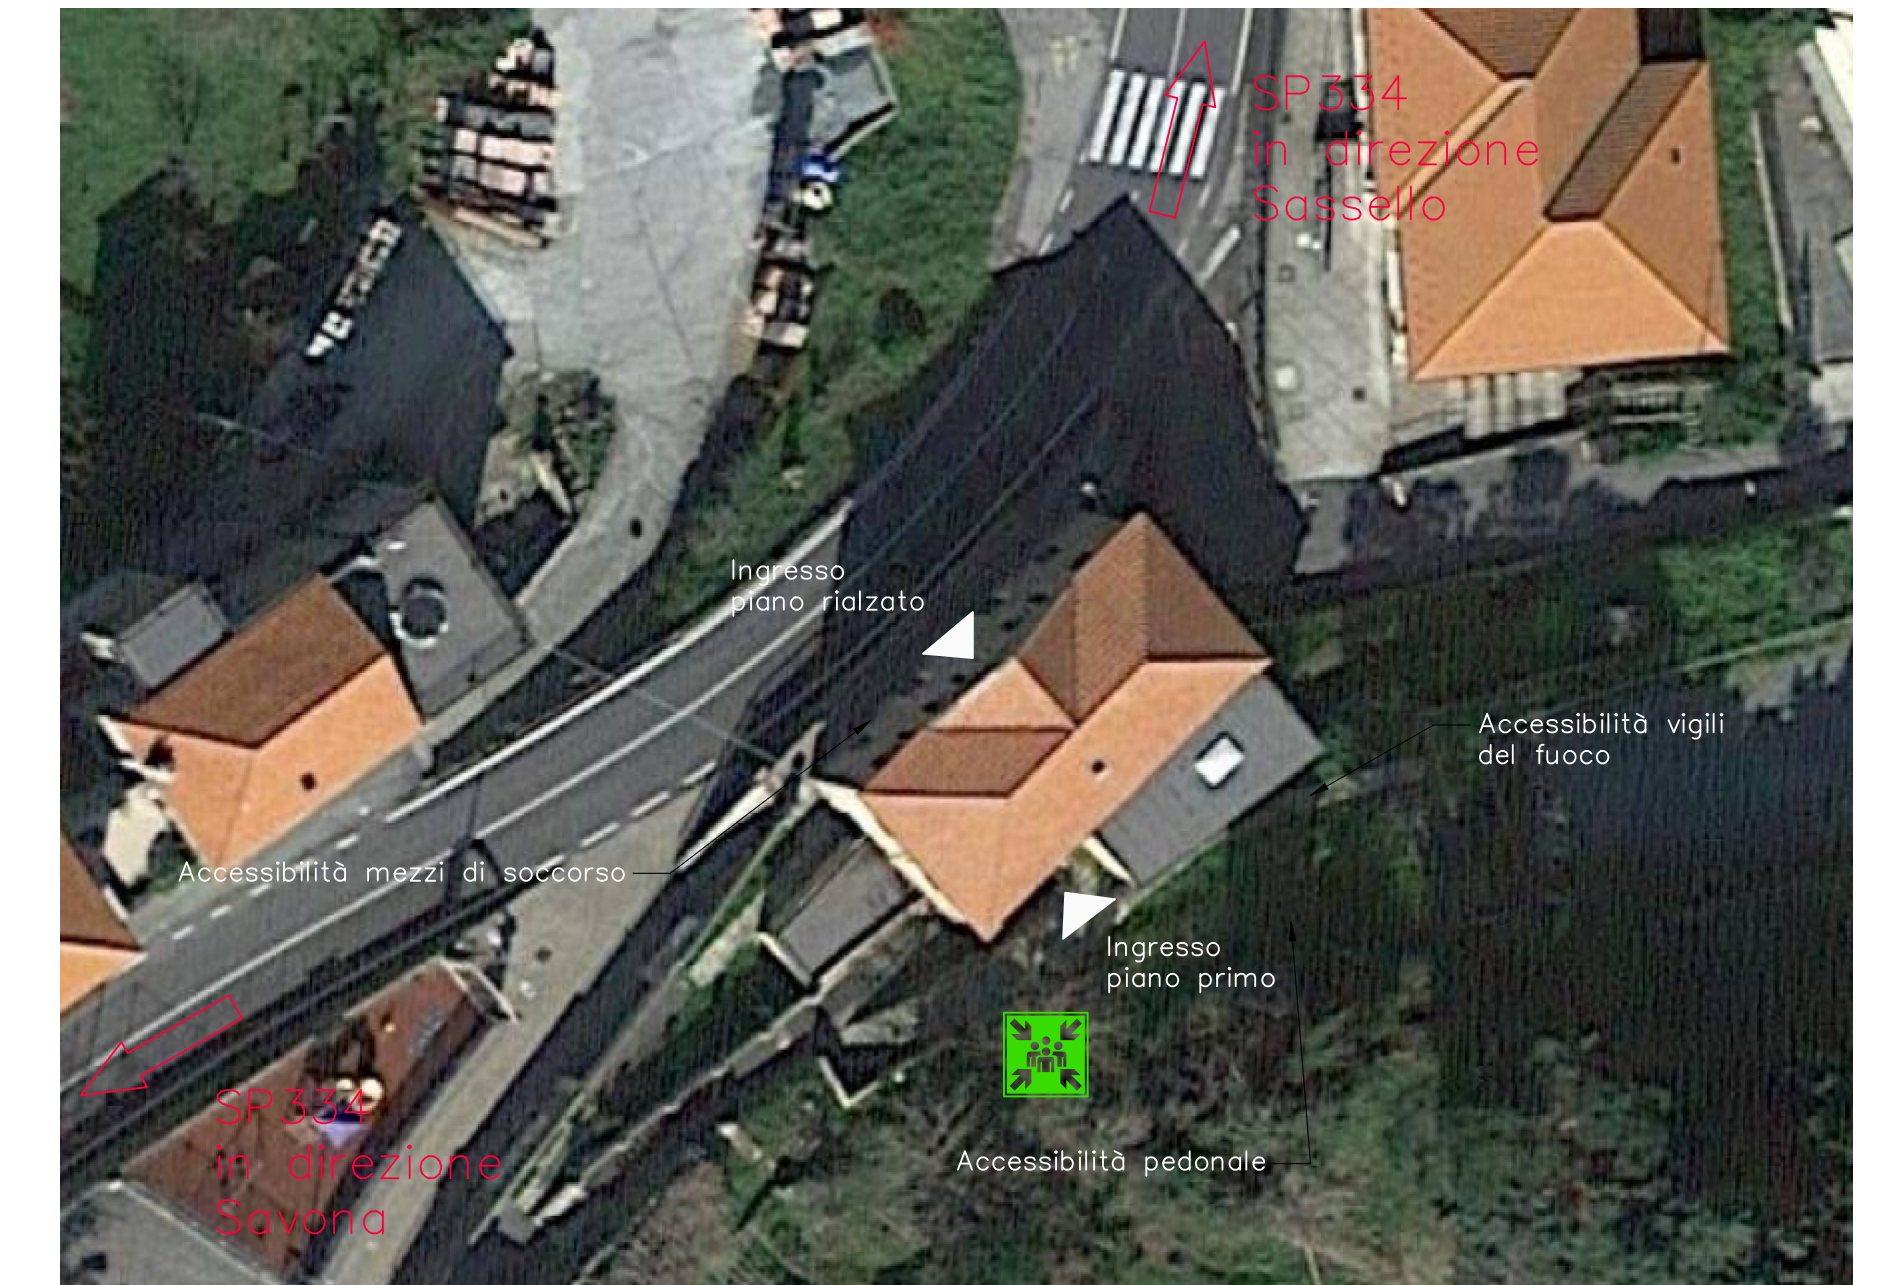

StAigES

StAigeS Ingegneria S.r.l.
Corso Italia 22/6 - 17100 Savona (SV) - email: info@staiges.com
tel. 019.80.54.20 p.iva/c.f.: 01582920094



Comune di Stella
Provincia di Savona

committente

COMUNE DI STELLA
Ufficio lavori pubblici
Località Roviato Superiore
17044 Stella (SV)



**PIANO NAZIONALE DI RIPRESA E RESILIENZA -
MISSIONE 4 – ISTRUZIONE E RICERCA - COMPONENTE 1
- POTENZIAMENTO DELL’OFFERTA DEI SERVIZI DI
ISTRUZIONE : DAGLI ASILI NIDO ALLE UNIVERSITA’ –
INVESTIMENTO 1.1 – PIANO PER ASILI NIDO E SCUOLE
PER L’INFANZIA E SERVIZI DI EDUCAZIONE E CURA PER
LA PRIMA INFANZIA**

progettista

Ing. Roberto Desalvo
corso Italia 22/6 17100 Savona

collaborazione

Ing. Paola Parodi

Ing. Andrea Forella

Ing. Fabio Tondelli

Ing. Stefano Mamelo

Ing. Francesco Giang.
Ing. Ermenno Cocco

Ing. Ermanno Gesso
Arch. Alessia Trombetti

Dott.ssa Chiara Rote

corso Italia 22/6 17100 Savona

collaborazione architettonica

Arch. Francesco Cam

corso Italia 22/6 17100 Savona

A

A

tay A

lav 1 1

LIVELLO:		PROGETTO DEFINITIVO	
aggiornam. 1:		aggiornam. 2:	
		aggiornam. 3:	
OGGETTO:			
INTERVENTI DI ADEGUAMENTO ANTINCENDIO PIANTE E SEZIONI			
SCALA:		DATA:	
1:50 1:100		Aprile 2023	
FORMATO:		CODICE:	