


PIANTA PIANO PRIMO – sezione +6.20 m
Scala 1:50

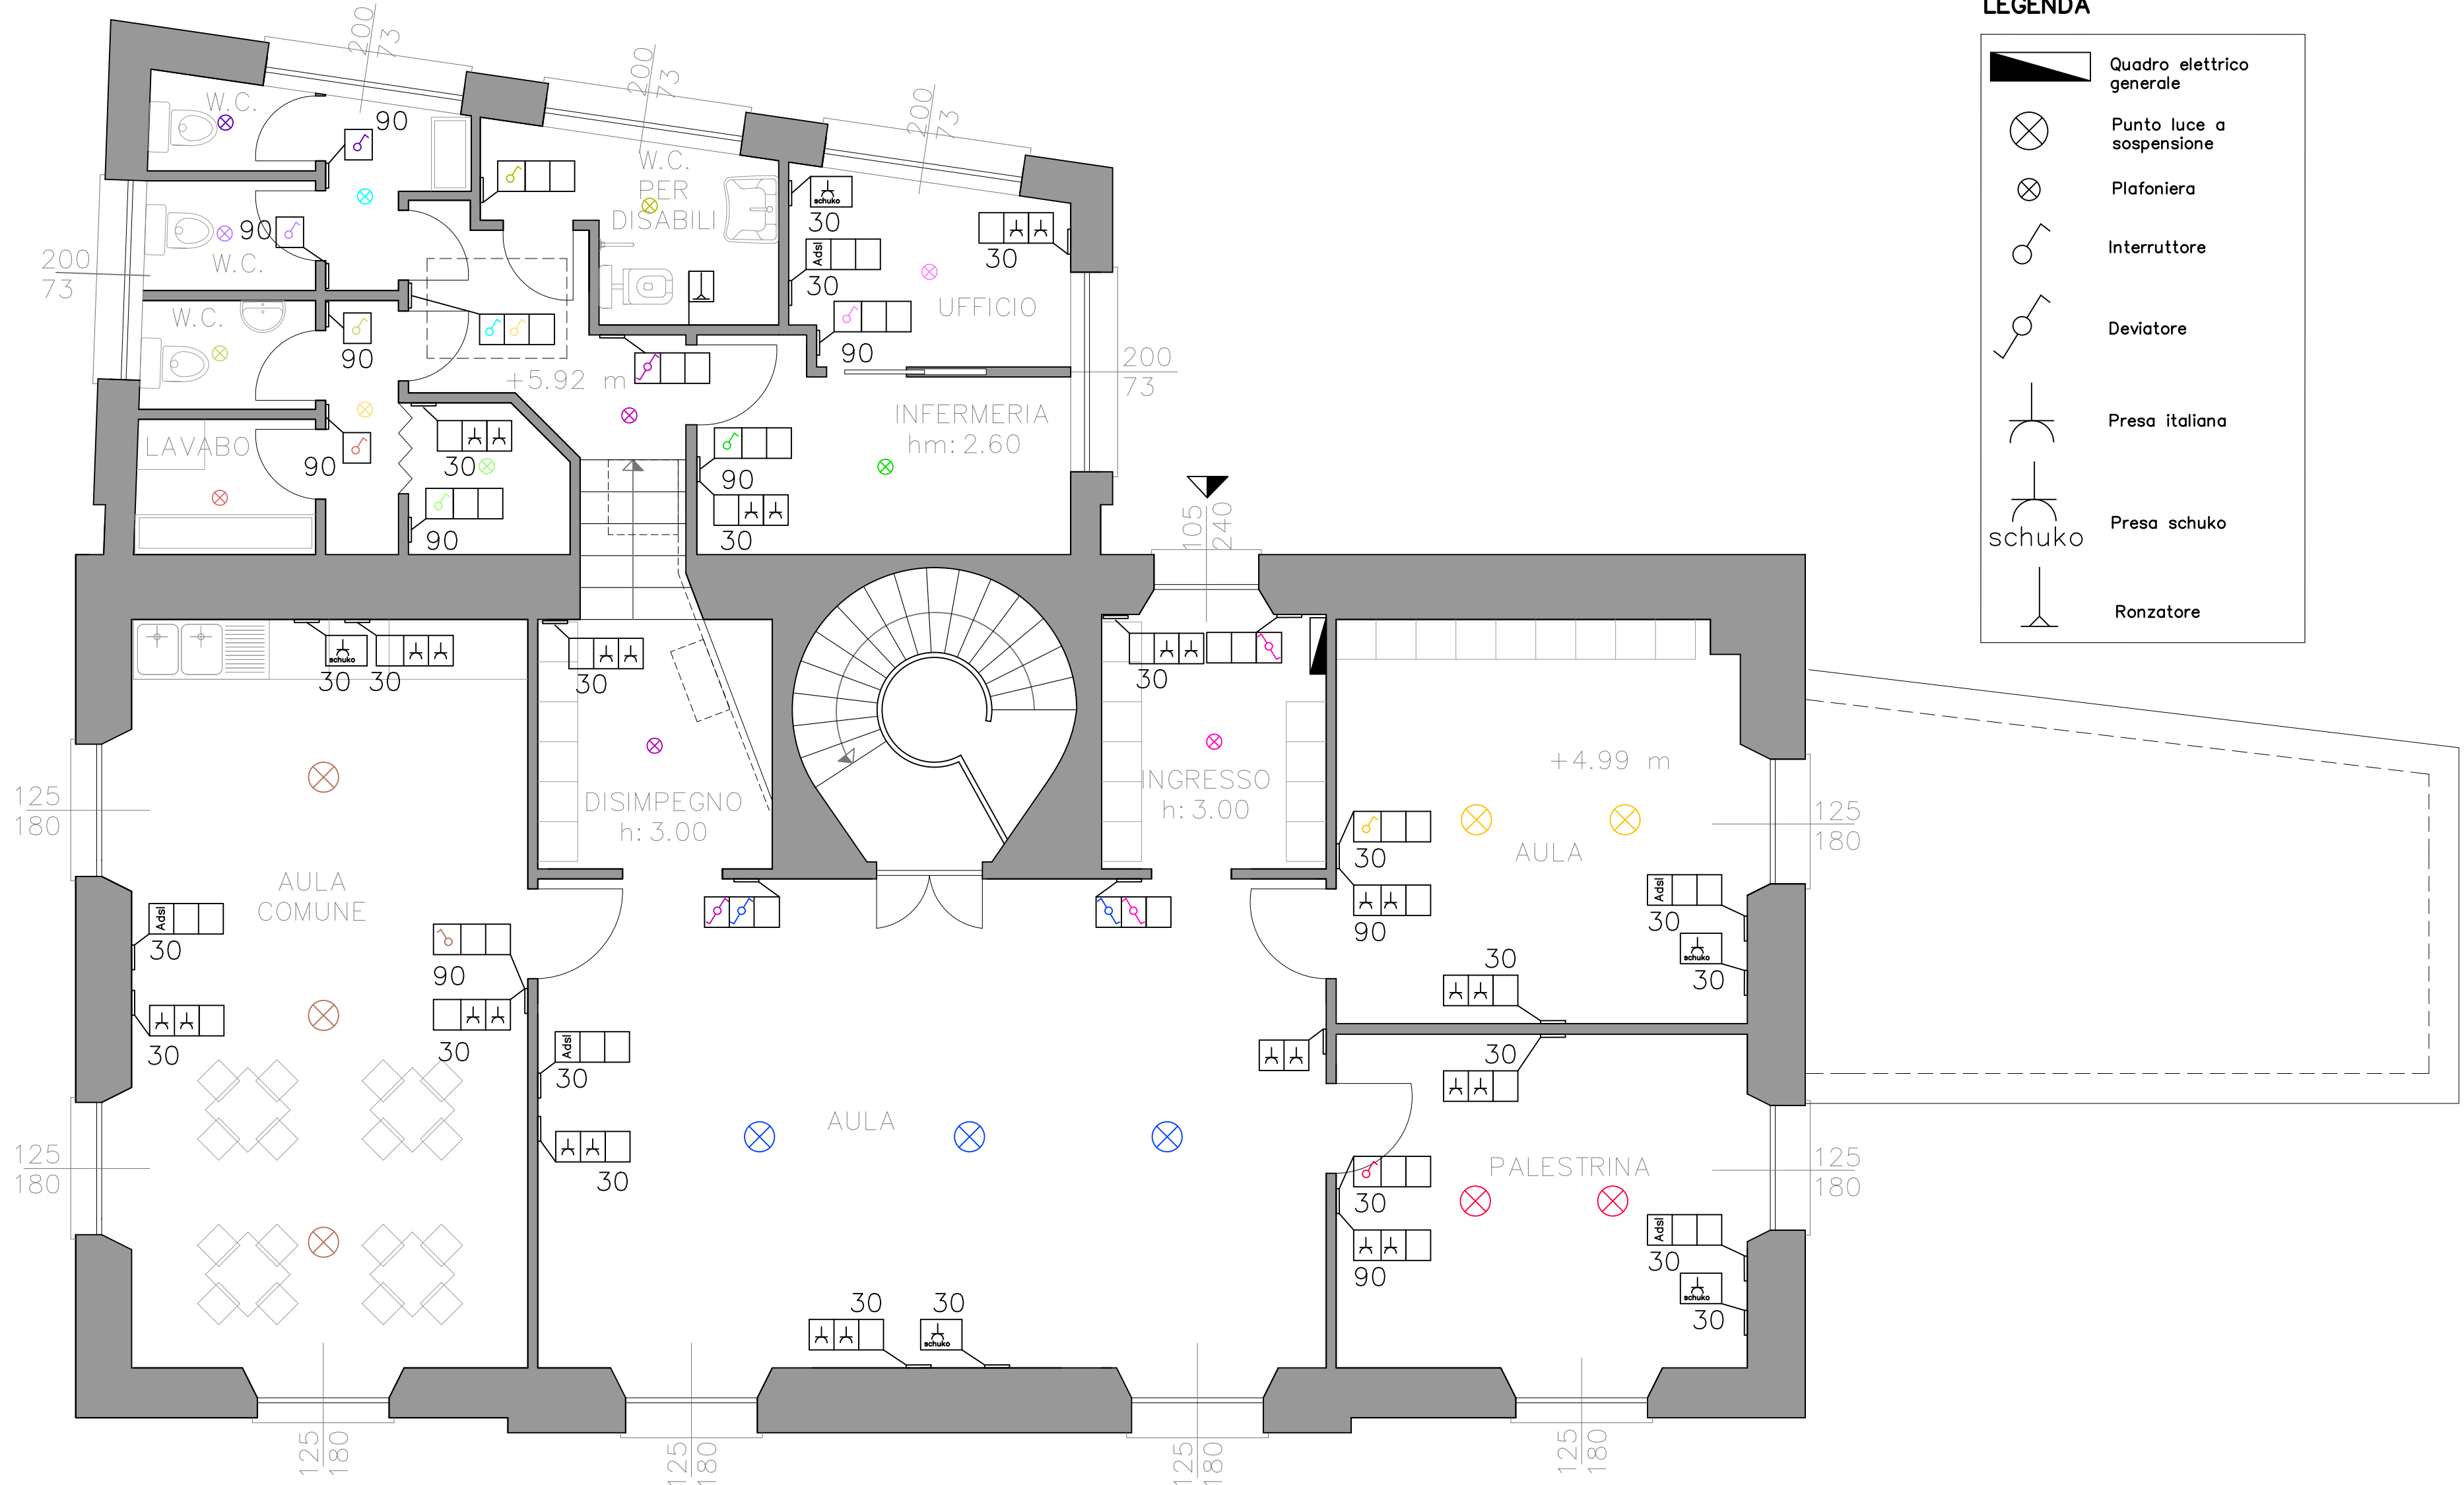

LEGENDA

- Quadro elettrico generale
- Punto luce a sospensione
- Plafoniera
- Interruttore
- Deviatore
- Presa italiana
- Presa schuko
- Ronzatore

StAiGeS

StAiGeS Ingegneria S.r.l.
Corso Italia 22/6 - 17100 Savona (SV) - email: info@staiges.com
tel. 019.80.54.20 p.iva/c.f.: 01582920094



Comune di Stella
Provincia di Savona

committente

COMUNE DI STELLA
Ufficio lavori pubblici
Località Rovieto Superiore
17044 Stella (SV)



PIANO NAZIONALE DI RIPRESA E RESILIENZA -
MISSIONE 4 – ISTRUZIONE E RICERCA - COMPONENTE 1
- POTENZIAMENTO DELL'OFFERTA DEI SERVIZI DI
ISTRUZIONE : DAGLI ASILI NIDO ALLE UNIVERSITA' –
INVENSTIMENTO 1.1 – PIANO PER ASILI NIDO E SCUOLE
PER L'INFANZIA E SERVIZI DI EDUCAZIONE E CURA PER
LA PRIMA INFANZIA

RICONVERSIONE DELL'EDIFICIO COMUNALE DI VIA
MUZIO CIV. 50 DA DESTINARE A NUOVO ASILO NIDO
CUP J75E22000010006

progettista

Ing. Roberto Desalvo
corso Italia 22/6 17100 Savona

collaborazione

Ing. Paola Parodi
Ing. Andrea Forella
Ing. Fabio Tondelli
Ing. Stefano Mamelo
Ing. Francesca Giangaspero
Ing. Ermanno Gesso
Arch. Alessia Trombetta
Dott.ssa Chiara Rotelli
corso Italia 22/6 17100 Savona

collaborazione architettonica

Arch. Francesco Campidonico
corso Italia 22/6 17100 Savona

tav **E3**

LIVELLO:		PROGETTO DEFINITIVO – ESECUTIVO	
aggiornam 1:		aggiornam 2:	aggiornam 3:
OGGETTO:		ILLUMINAZIONE PIANTE	
SCALA:		DATA:	Aprile 2023
FORMATO:		CODICE:	