



LEGENDA	
	plafoniera a tubi fluorescenti da 2x36W
	plafoniera a tubi fluorescenti da 4x18W
	apparecchio luminoso installato a parete
	apparecchio luminoso installato a soffitto
	apparecchio luminoso di emergenza
	apparecchio luminoso di emergenza con batteria 3x1,5 V 450 mAh
	proiettore
	interruttore
	deviatore
	placante a tirante
	presa bispesso 10/16A
	presa sbalzo 10/16A
	presa intubata tipo EC309 2x16A+1T
	uscita cavo per alimentazione elettrica
	rotazione
	aspiratore
	termostato
	blindatura (a 5 conduttori)
	quadro prese tipo 1
	quadro prese tipo 2
	QUAD. Quadro Elettrico Generale
	QUAD. Quadro Elettrico Piscina

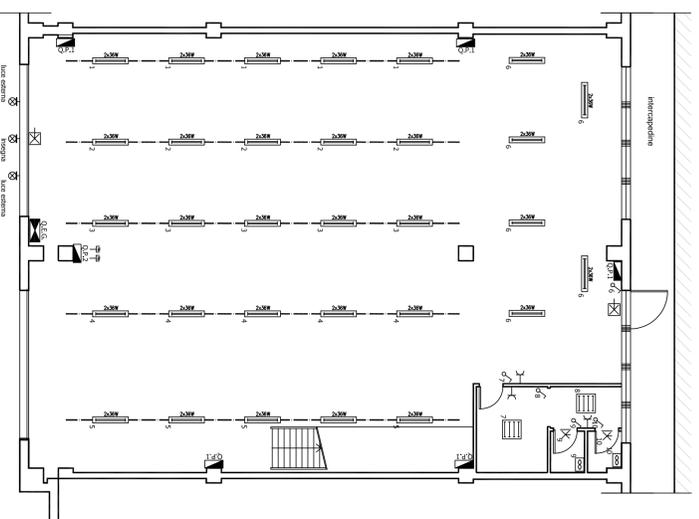


PIANO TERRA STATO ATTUALE

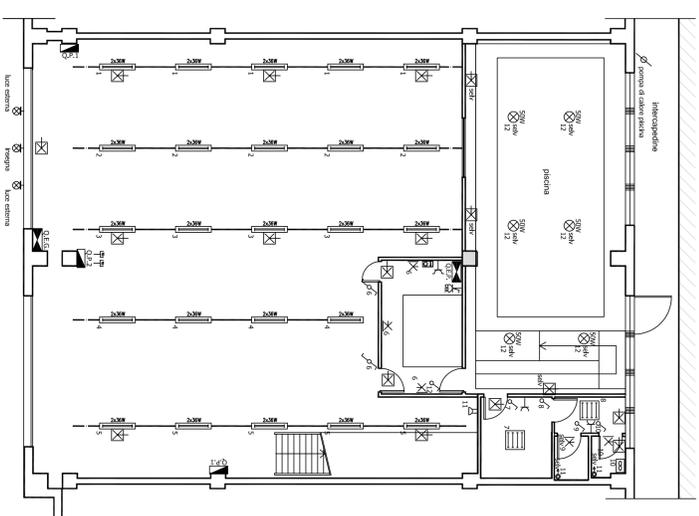


PIANO TERRA STATO DI PROGETTO

CLASSIFICAZIONE ZONE PISCINA

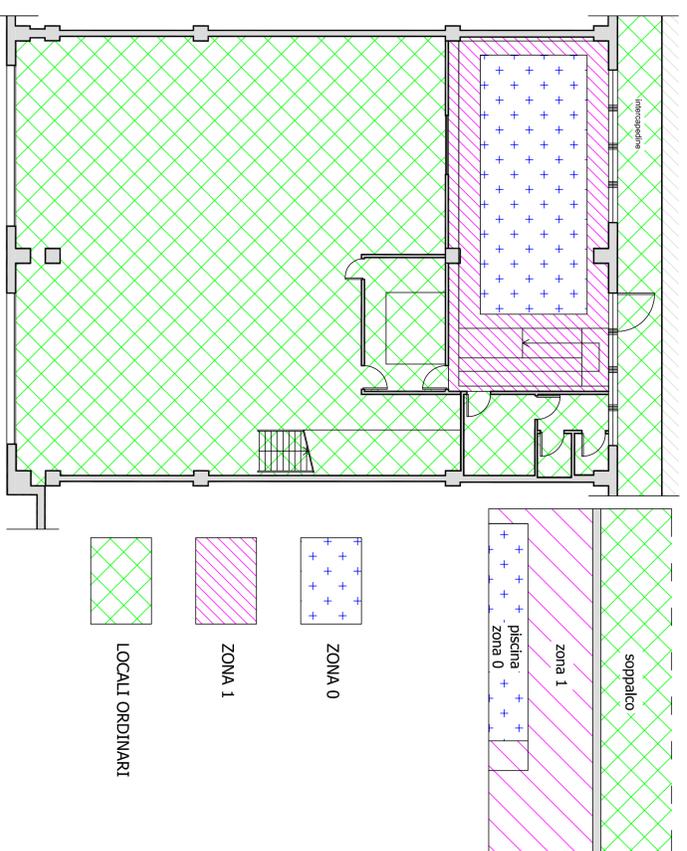

PIANO TERRA RAFFRONTO

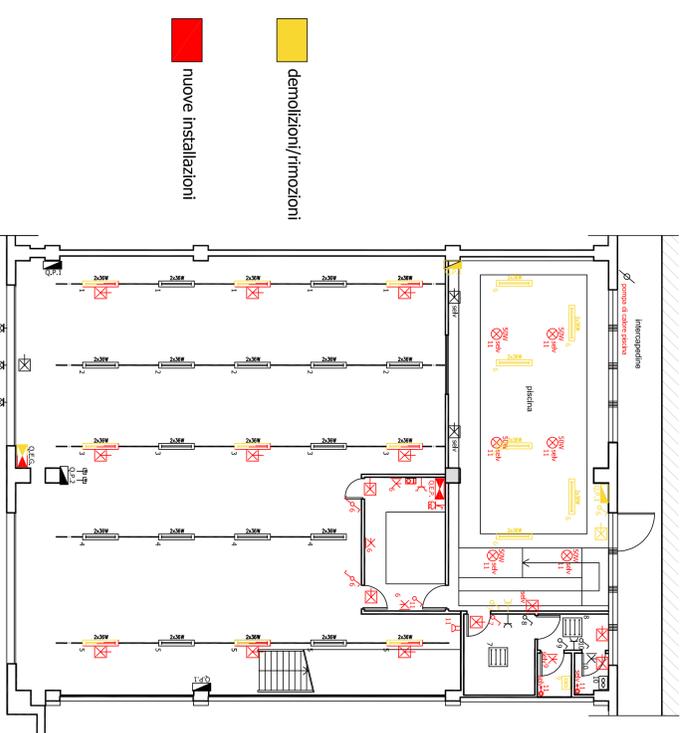

demolizioni/rimozioni

nuove installazioni



COMUNE DI STELLA
Provincia di Savona

Oggetto: ADEGUAMENTO IMPIANTO ELETTRICO CAPANNONE UBICATO IN LOCALITA' VETRIERA 12D NEL COMUNE DI STELLA (SV)

Proprietari: Via Garibaldi, 72 - 17011 Albisola Superiore SV

Progettista: Per. Ind. Roberto ADOISIO
Via Giovanni XXIII 38/5 - 17011 Albisola Superiore - tel. 340060344
E-Mail: perrobadoisio@gmail.com

Oggetto della tavola: Disposizione planimetrica apparecchiature elettriche (stato di attuale stato di progetto e raffronto) e divisione delle zone secondo Norma CEI 64-8/7 sez. 702

Scala: 1:100
Data: Marzo 2020
Revisione: Febbraio 2021

TAV. 1

PIANTA PIANO TERRA